


Legenda:

- CD

Optyczna czujka dymu DUR-40
- ROP

Świecznik akustyczny
- Świecznik akustyczny
- SA

Sygnalizator akustyczny

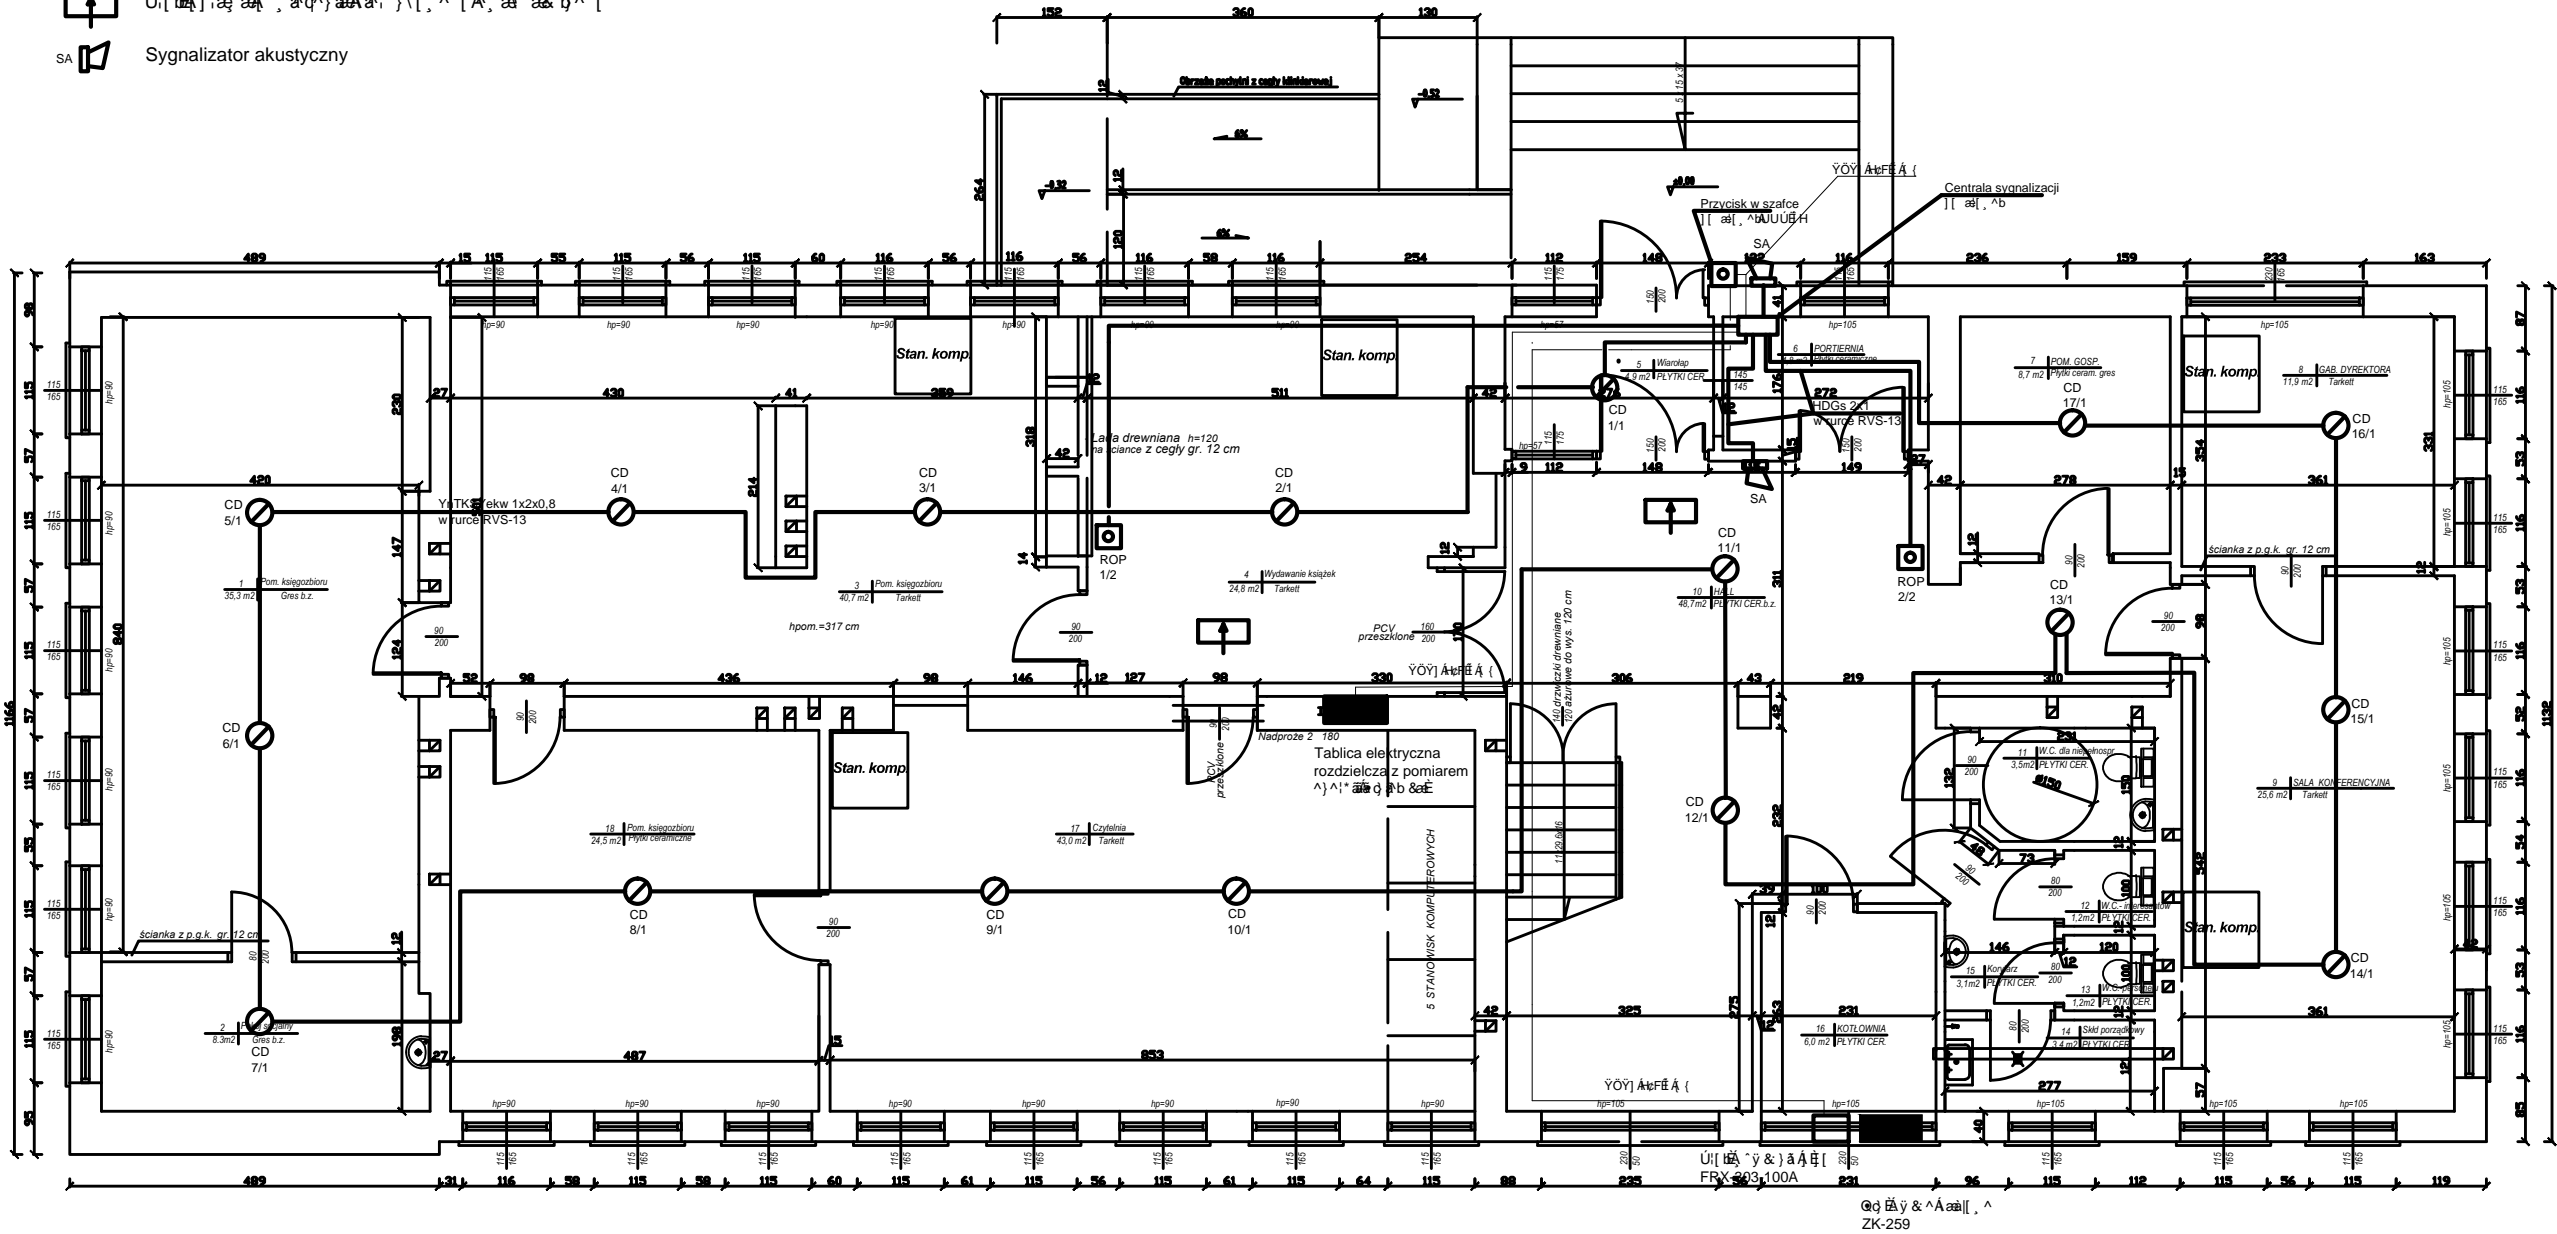

RZUT PARTERU SKALA 1:100 PROJEKT PRZEBUDOWY

<div><div><div></div></div><div>BIURO USŁUG TECHNICZNYCH BUDOWNICTWA</div><div>Główny Inżynier</div></div>		INWESTOR: Zakład Budowlany	
Podpis		Podpis	
Makowski Upr. KL-314/87		Obiekt:	
Pasternak Upr. KL-110/97		Instalacja	
Maj Upr. KL-67/89		Data oprac.	
03. 2012 r.		RZUT PARTERU	
Projekt instalacji SAP.		SKALA	
		1: 100	
		Nr rys.	
		E-2	